
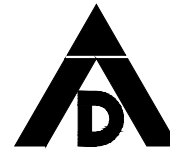
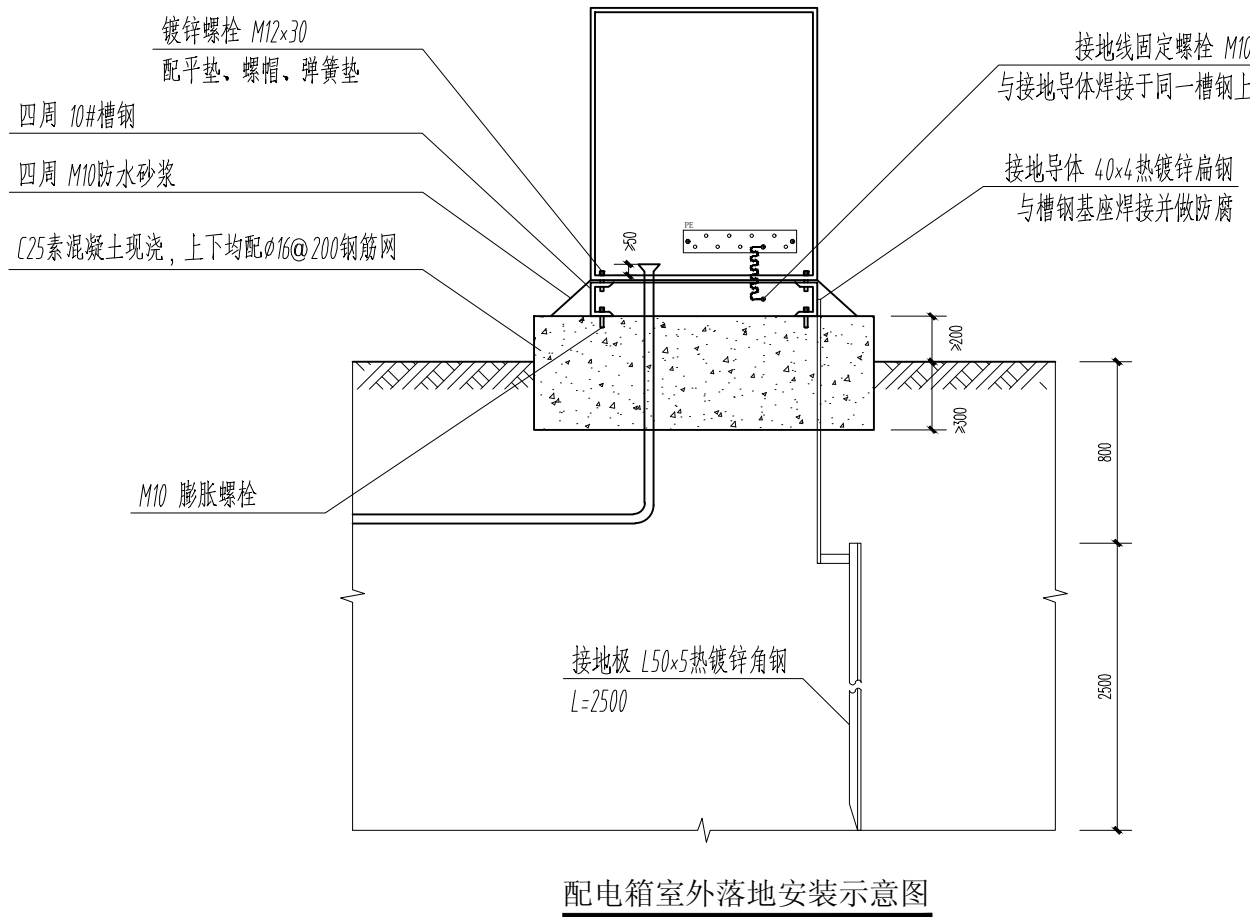
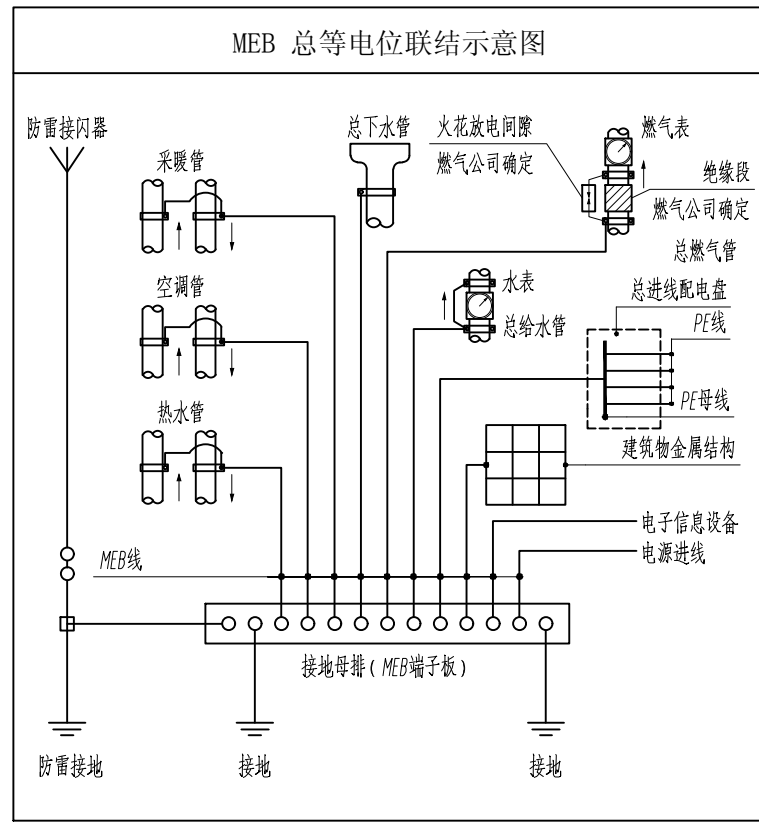
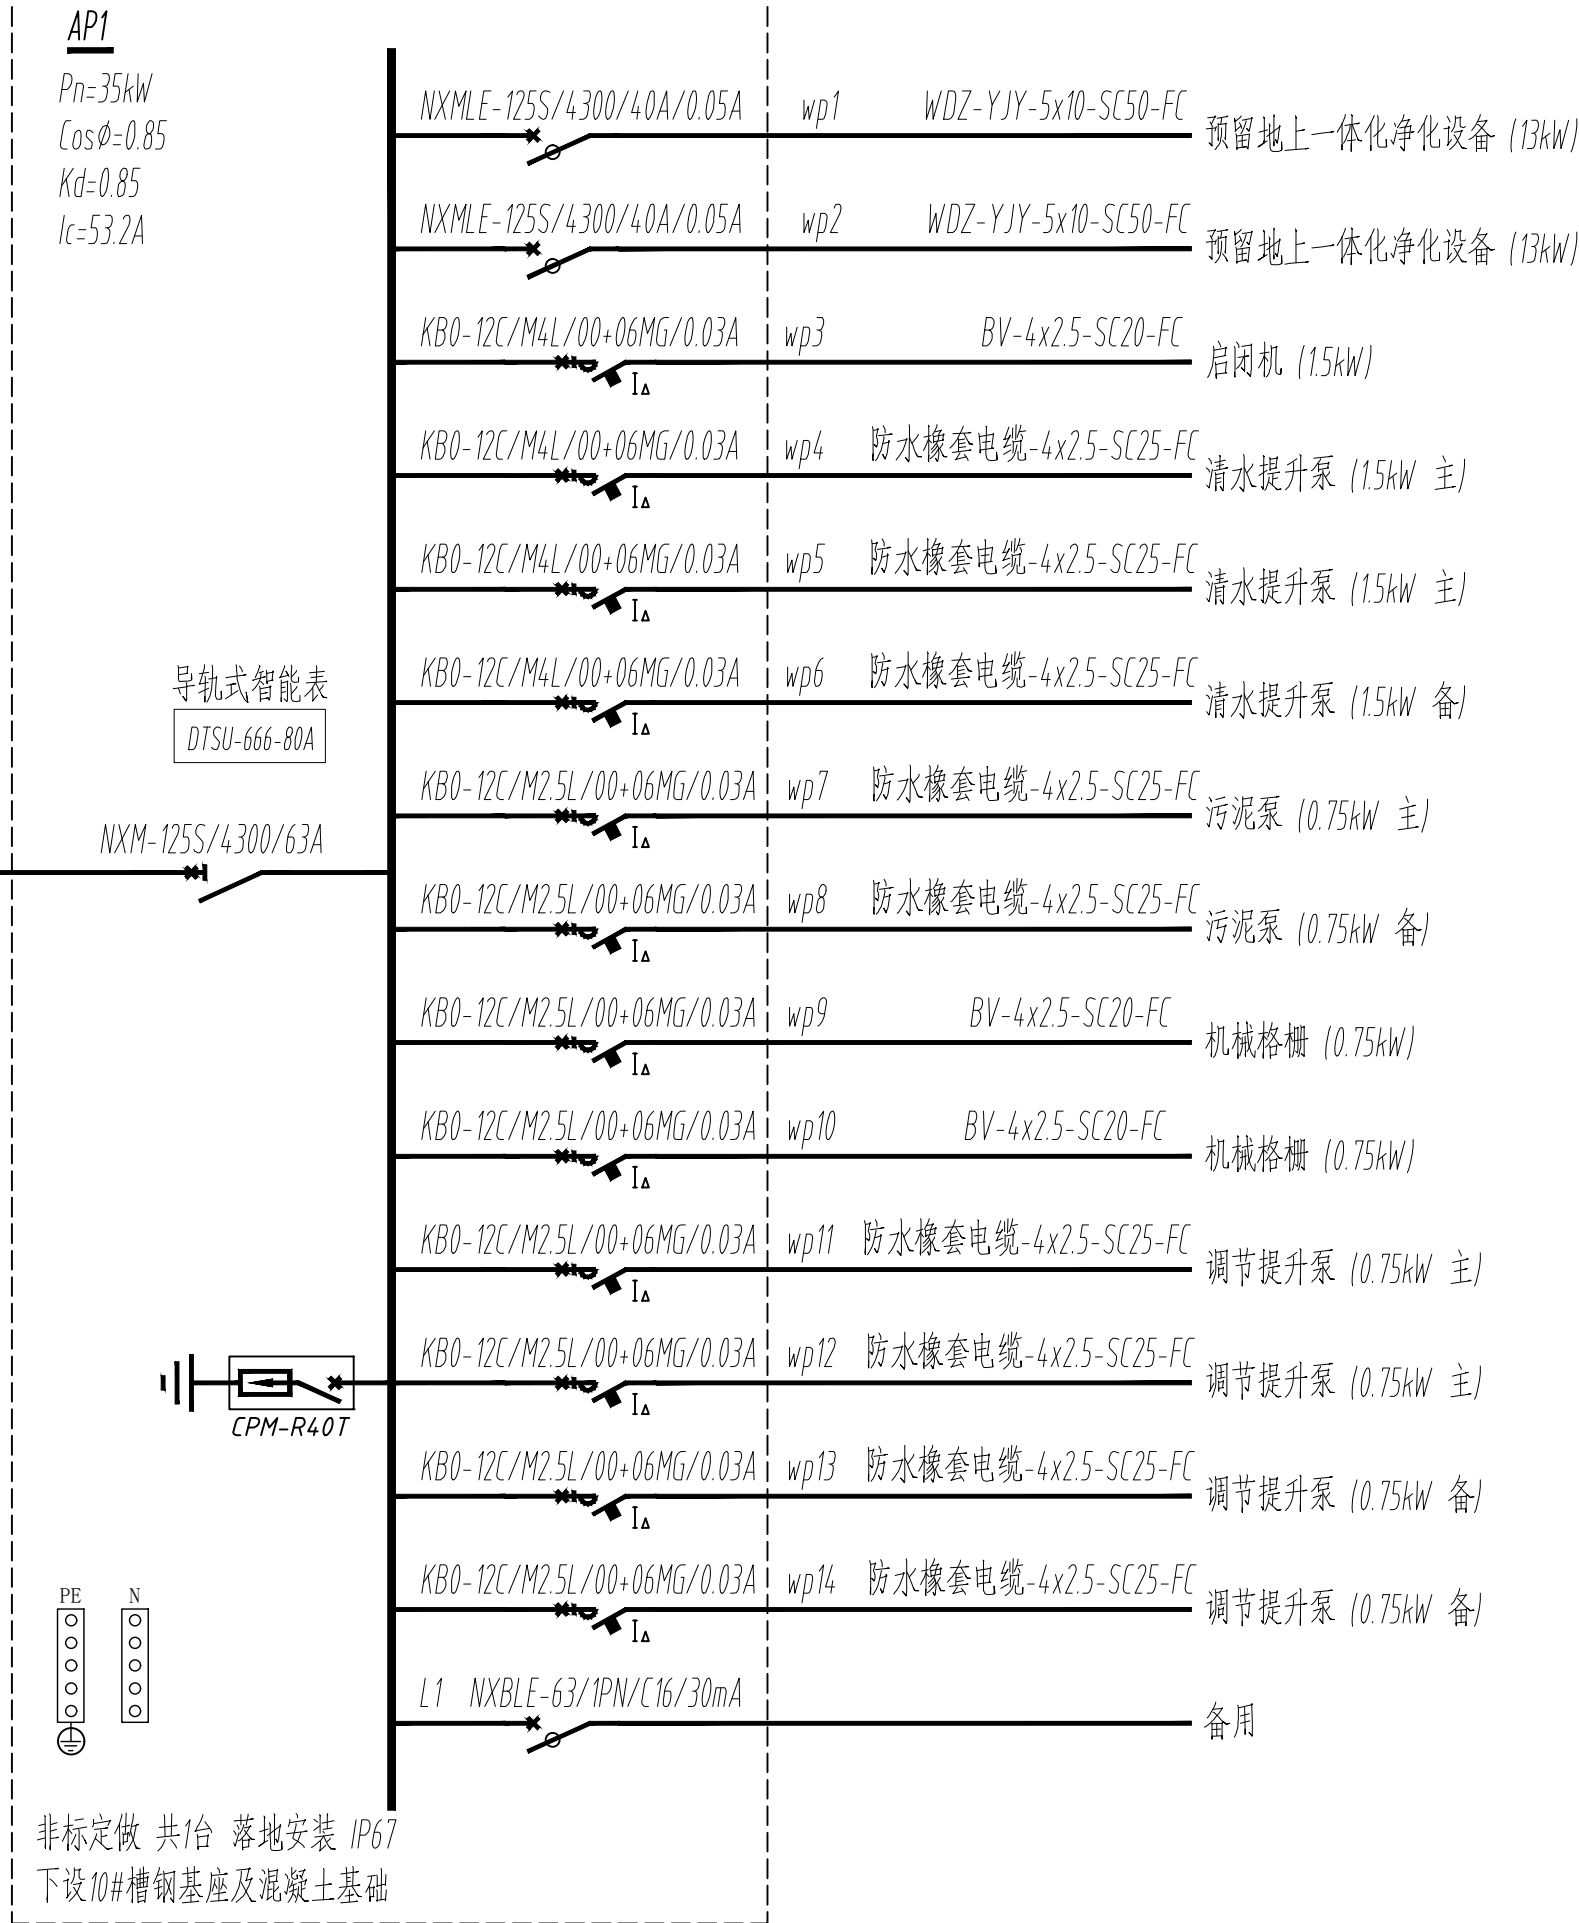


电源线引入点由建设方解决，参考线型如下

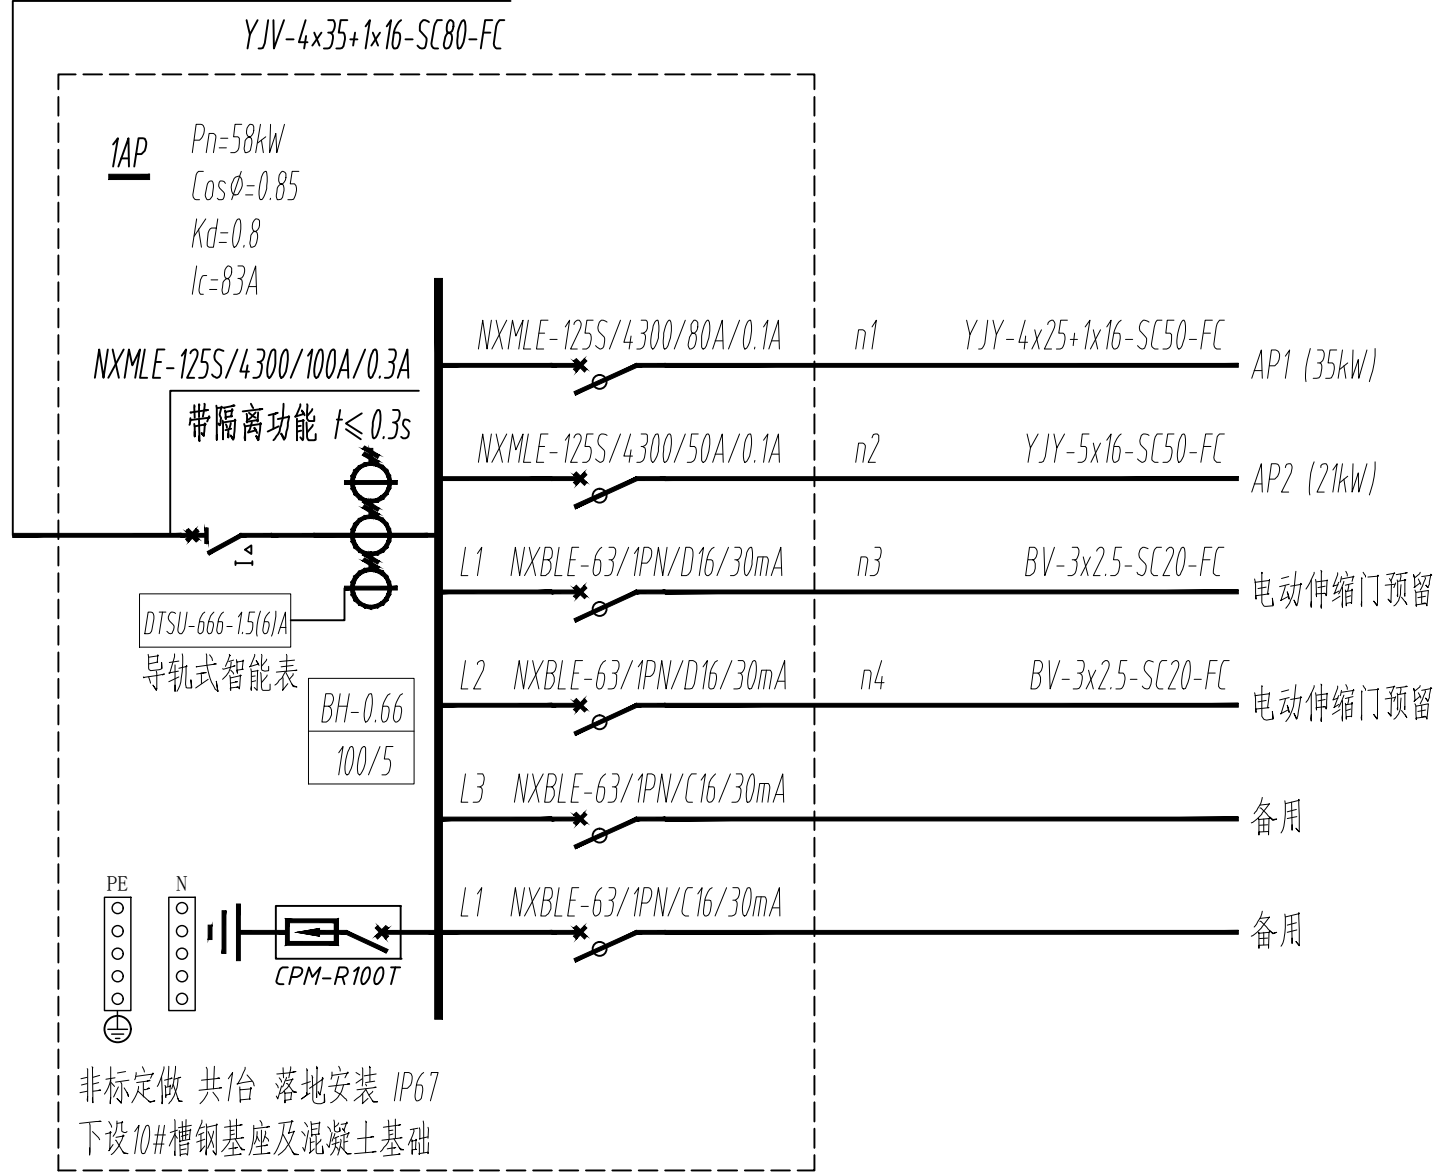

河南省城乡建筑设计院有限公司
URBAN & RURAL ARCHITECTURAL DESIGN INSTITUTE OF HENAN PROVINCE CO., LTD

建筑工程、市政道路 甲级 证书号 A141009022
城乡规划 甲级 证书号 自资规甲字 21410254
风景园林工程 甲级 证书号 A141009022
市政行业、建筑行业 (人防工程) 乙级 证书号 A241009029
农业工程 (农业综合开发生态工程) 乙级 证书号 A241009029

附 注

NOTES

出图专用章

ISSUE

未经加盖本单位出图专用章，本图无效。

注册师用章

CHARTERED ARCHITECT/ENGINEER

审 定 APPROVED BY	林 浩	
审 核 VERIFIED BY	和晓新	
项目负责人 PROJECT CHIEF	桂 美	
专业负责人 DISCIPLINE CHIEF	韩闻琦	
校 对 CHECKED BY	蔡翔鹏	
设 计 DESIGNED BY	韩闻琦	
会 签 COUNTERSIGN		
建 筑 ARCH.		暖 通 HVAC
结 构 STRUCT.		电 气 ELEC.
给排水 PLUMBING		

工程名称 PROJECT	上街区方顶驿公用设施项目		
子项名称 SUB PROJECT	污水处理站		
图 名 DRAWING NAME	配电箱体系图		
专 业 DISCIPLINE	电 气	合同号 CONTRACT NO.	20201024
阶 段 STAGE	施工图	设计号 PROJECT NO.	201024-02
图 号 DRAWING NO.	S-DQ-02	版 次 REV NO.	第03版
总张数 PAGES	共4张	日 期 DATE	2025. 02



* 3 3 2 0 H B T 4 *