



河南省城乡建筑设计院有限公司
URBAN & RURAL ARCHITECTURAL DESIGN INSTITUTE OF HENAN PROVINCE CO., LTD

建筑工程、市政道路 甲级 证书号 A141009022
城乡规划 甲级 证书号 自资规甲字 21410254
风景园林工程 甲级 证书号 A141009022
市政行业、建筑行业（人防工程） 乙级 证书号 A241009029
农业工程（农业综合开发生态工程） 乙级 证书号 A241009029

附 注
NOTES

出图专用章
ISSUE

未经加盖本单位出图专用章，本图无效。

注册师用章
CHARTERED ARCHITECT/ENGINEER


审 定 APPROVED BY	林 浩	
审 核 VERIFIED BY	和晓新	
项目负责人 PROJECT CHIEF	桂 美	
专业负责人 DISCIPLINE CHIEF	韩闻琦	
校 对 CHECKED BY	蔡翔鹏	
设 计 DESIGNED BY	韩闻琦	

会 签 COUNTERSIGN			
建 筑 ARCH.		暖 通 HVAC	
结 构 STRUCT.		电 气 ELEC.	
给排水 PLUMBING			

工程名称 PROJECT	上街区方顶驿公用设施项目		
子项名称 SUB PROJECT	污水处理站		
图 名 DRAWING NAME	配电平面图		
专 业 DISCIPLINE	电 气	合同号 CONTRACT NO.	20201024
阶 段 STAGE	施工图	设计号 PROJECT NO.	201024-02
图 号 DRAWING NO.	S-DQ-03	版 次 REV NO.	第03版
总张数 PAGES	共4张	日 期 DATE	2025. 02



* 3 3 2 0 1 0 2 4 *
33201024

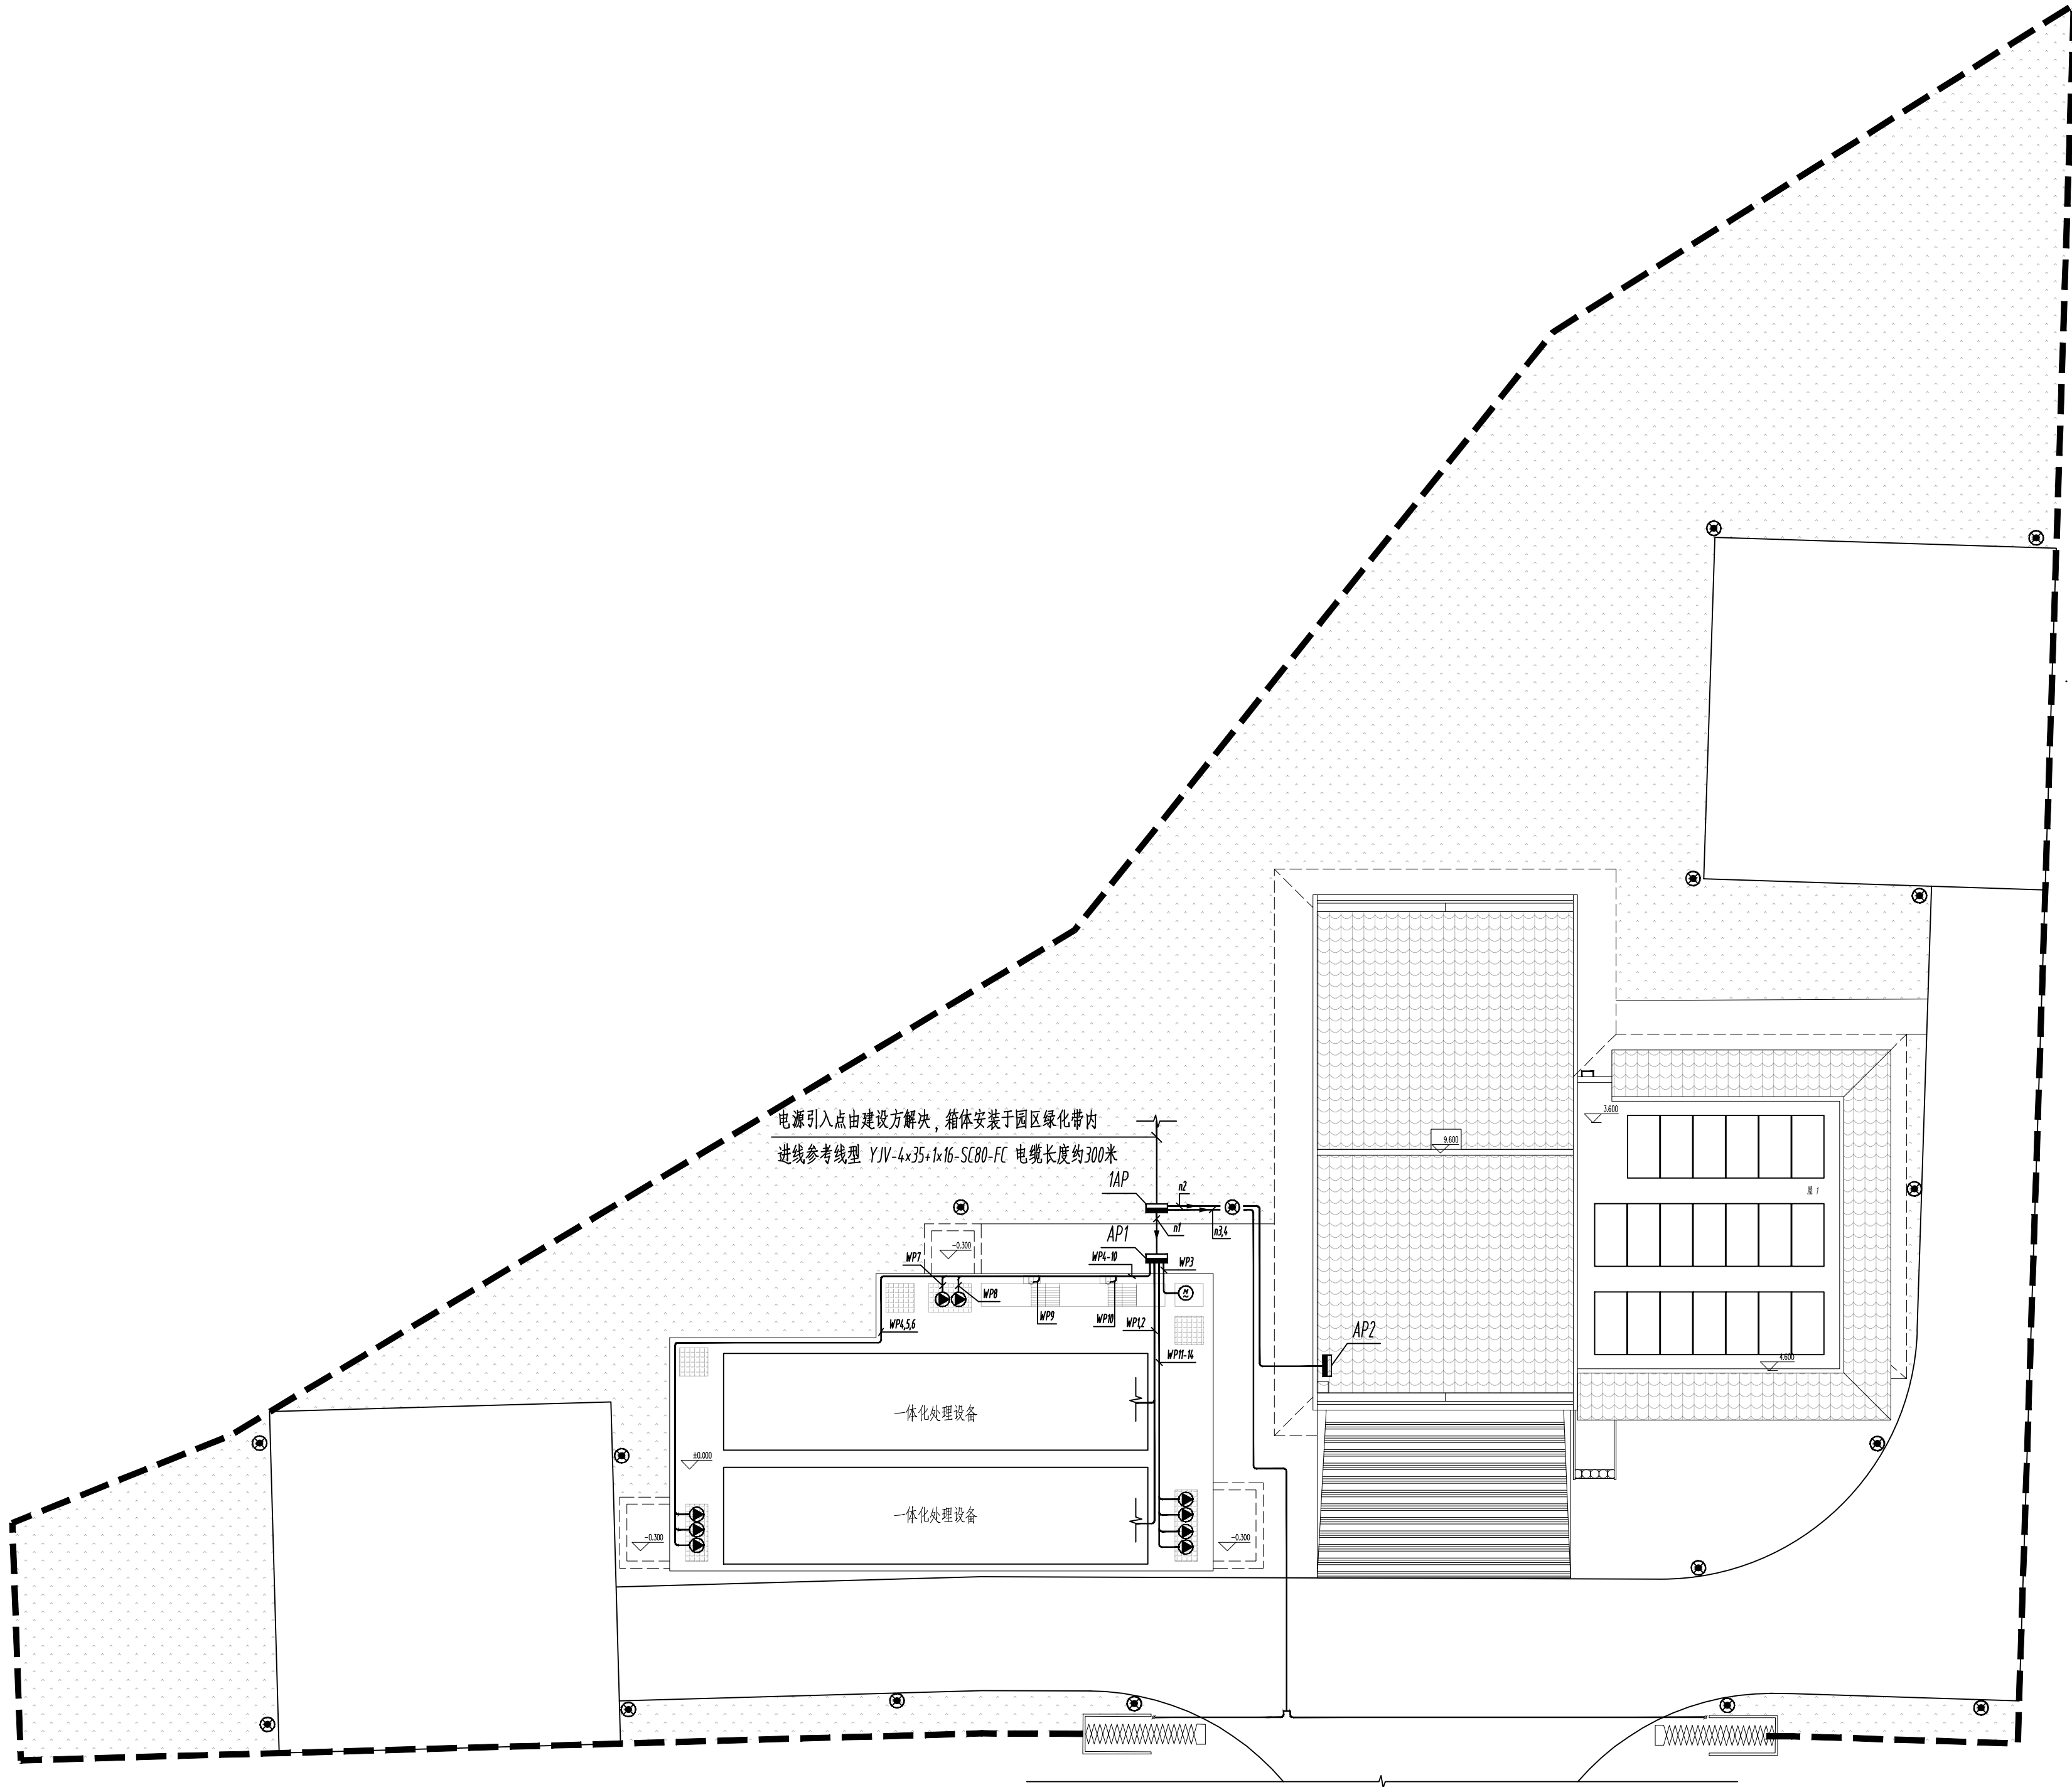

电源引入点由建设方解决，箱体安装于园区绿化带内
进线参考线型 YJV-4x35+1x16-SC80-FC 电缆长度约300米